


**CHODNÍK ŠKROVAD
SLATIŇANÝ**

SITUACE VARIANTA "B" - ČÁST 1
17KS V.O. VÝŠKA 4M A
10KS V.O. VÝŠKA -1M
MĚŘÍTKO M 1 : 500

KONCEPT PROJEDNÁNÍ INVESTOR
1.10.2020

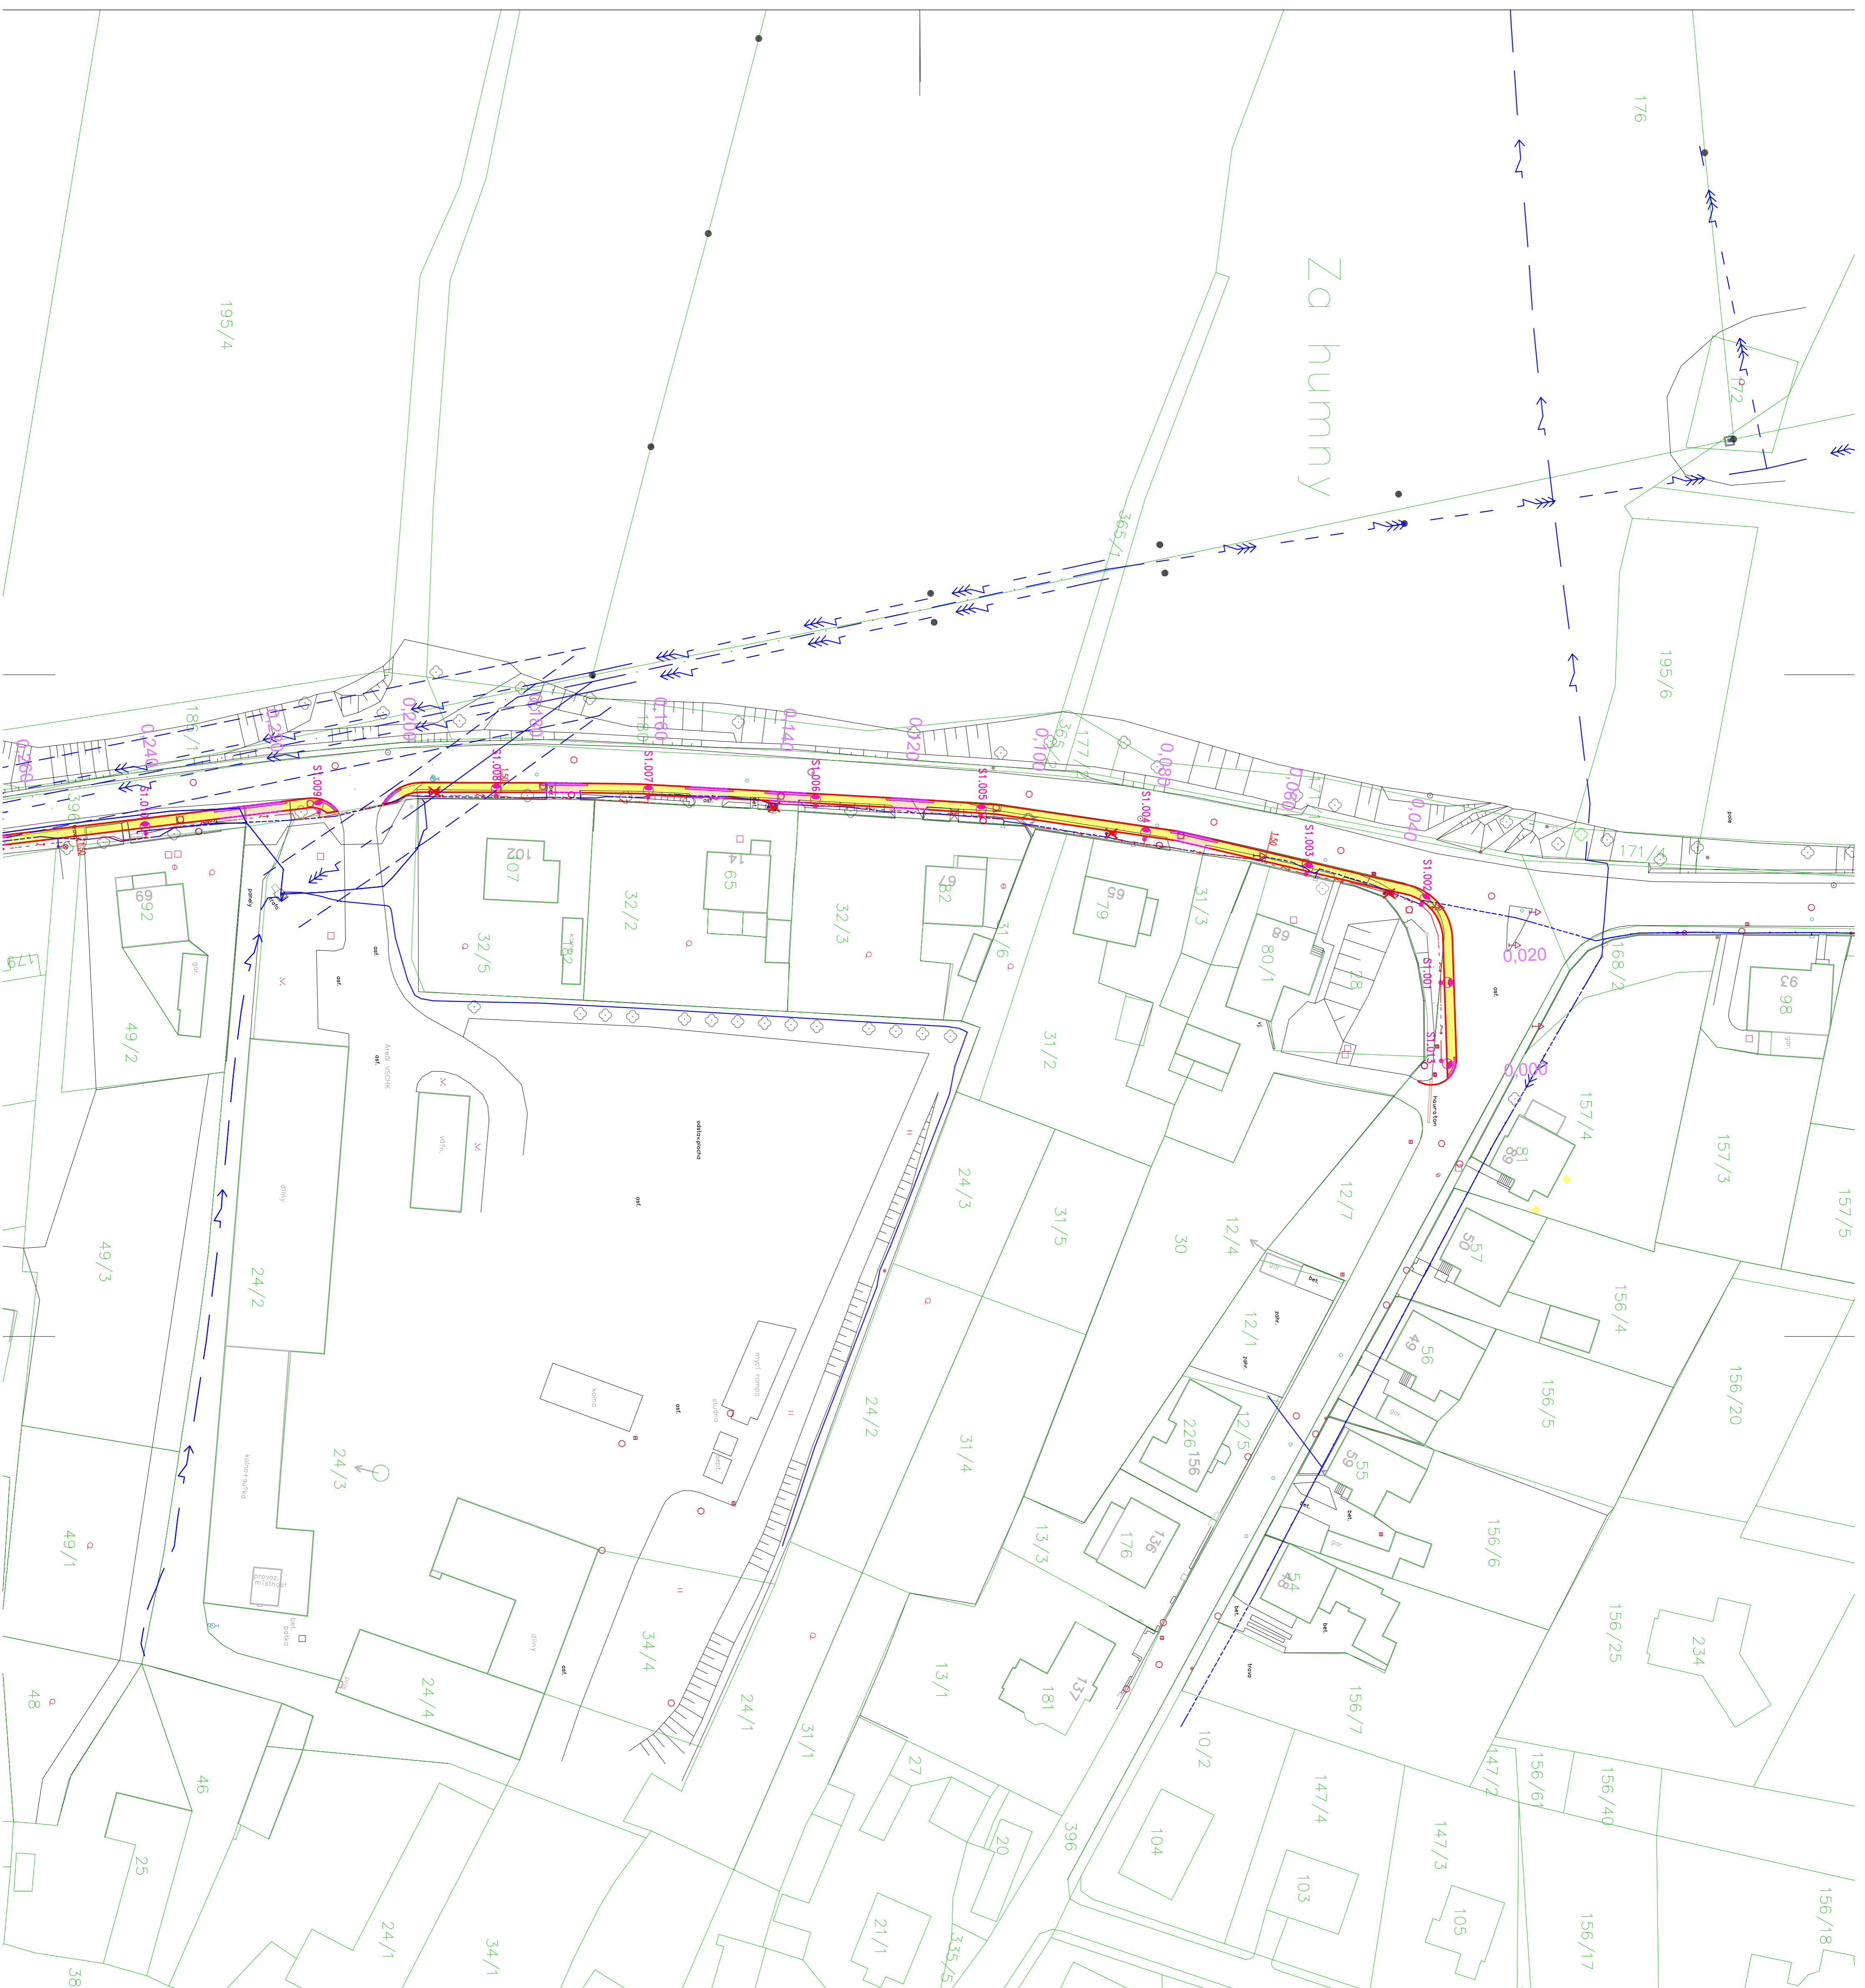


LEGENDA
STÁVAJÍCÍ PODZEMNÍ SÍŤ

- VODOVOD – PROV. VS ČERHODM
 - KANALIZACE – PROV. VS ČERHODM
 - PODZEMNÍ TELEKOMUNIKAČNÍ KABELY – CETIN
 - PODZEMNÍ VEDENÍ VN, NN ČEZ DISTRIBUCE
 - PODZEMNÍ VEDENÍ VN, NN ČEZ DISTRIBUCE
 - STL PLYNOVOD, RWE D.Š.
- PODZEMNÍ VEDENÍ JSOU ZAKRESLENY ORETNĚ, PŘED ZAPOČETÍM
 ZEMNÍCH PRÁCI JE NUTNÉ ZAJISTIT JEJICH VYTČENÍ !**

NOVĚ NAVRŽENÉ OBJEKTY A INŽENÝRSKÉ SÍŤE

- CHODNÍK, KRYT BETONOVÁ DLÁŽBA TL. 80MM
 - VĚZDŮ, KRYT BETONOVÁ DLÁŽBA TL. 80MM
 - DLÁŽBA PRO NEMOVNÉ S TVAROVANÍM POUČHEM-SIGNALNÍ, VODICI PRUH ČERVENÁ 200X100 TL. 60MM, TPJ NAPŘ. BĚST KLASIKO
 - ULIČNÍ VPRUST BETONOVÁ, PŘÍROUKA VPRUST PVC DN 200
 - SNIŽENÝ OBRUBNÍK ABO 2-15, VÝŠKA POSADKY 5CM
 - BETONOVÝ OBRUBNÍK ABO 2-15 // ZAHRAĐNÍ OBRUBNÍK ABO 5-20
- HRANICE PARCEL**
- S1013** S1 – SMYDLO LED – 17 STOŽÁŘŮ VĚŘENĚHO OSVĚTLENÍ – VÝŠKA 4M
- SM – SMYDLO NÍŽKĚ – 10 X SLOUPEK – VÝŠKA 1M
- NOVÁ TRASA ZEMNÍHO KABELU VĚŘENĚHO OSVĚTLENÍ
 OKY 4X16mm² + ZEMNÍCI VODICI FázN Ø 10mm

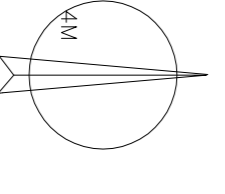

Košeň	Ing. Martin Liska		
Zobř. projektant	Ing. Martin Liska		
Techn. kontrola	Ing. Stanislav Hrdlička		
Koř. – PROJEKTOVÝ	OVĚŘ. PROJEKTOVÝ	OVĚŘ. STAVBY	
Investor: MĚSTO SLATIŇANY			
ACE:			
CHODNÍK ŠKROVAD SLATIŇANÝ			
Objekt:	Stávek	Objekt:	Objekt
Objekt:	Zák. č.: SLA-0-17	Arch. č.:	SLA-0-17
Objekt:	Datum: 10/2017	Formát:	A1
Objekt:	Měř. 1 : 500	Číslo příl. výřezu:	D.2.1.
Objekt:	Objekt:	Objekt:	Objekt

PROJEKČNÍ A INŽENÝRSKÉ ČINNOSTI
 NA TERÉNU 255, ŠTÝP ČERNÝCH 10,
 602 00 PRAHA 6
 IČO: 252 858 221
 DIČ: CZ054
 DIČ: CZ054