



**V5 Chrudim**  
 Vodrenská společnost Chrudim, a.s.  
 vodohospodářské oddělení  
 Novoměstská 626  
 537 28 Chrudim

**Trpišov**  
 splašková kanalizace  
 Stavební situace č. 3  
 Měřítko M 1:1000




**Legenda:**

**Nehmotná kanalizace**  
 Přeshraniční kanalizace  
 Kanalizace  
 Konec státní

**Ověření kápním stáří**  
 Stáří  
 Rekonstrukční kábel měřící  
 Kábel HDPE - měřicí stáří

**Poznámka:**  
 Zdejší území bylo zkontrolováno pomocí odhadů. Dodatečné stáří je povinné provést až po definitivním provedení prací a před vyjádřením u příslušných výkonných systémů dle požadavků.

Výkres číslo: C.1.3	
Měřítko: 1:1000	
Projektant: V5 Chrudim	
Stavba: Splašková kanalizace	
Místo: Trpišov	
Druh výkresu: Stavební situace č. 3	

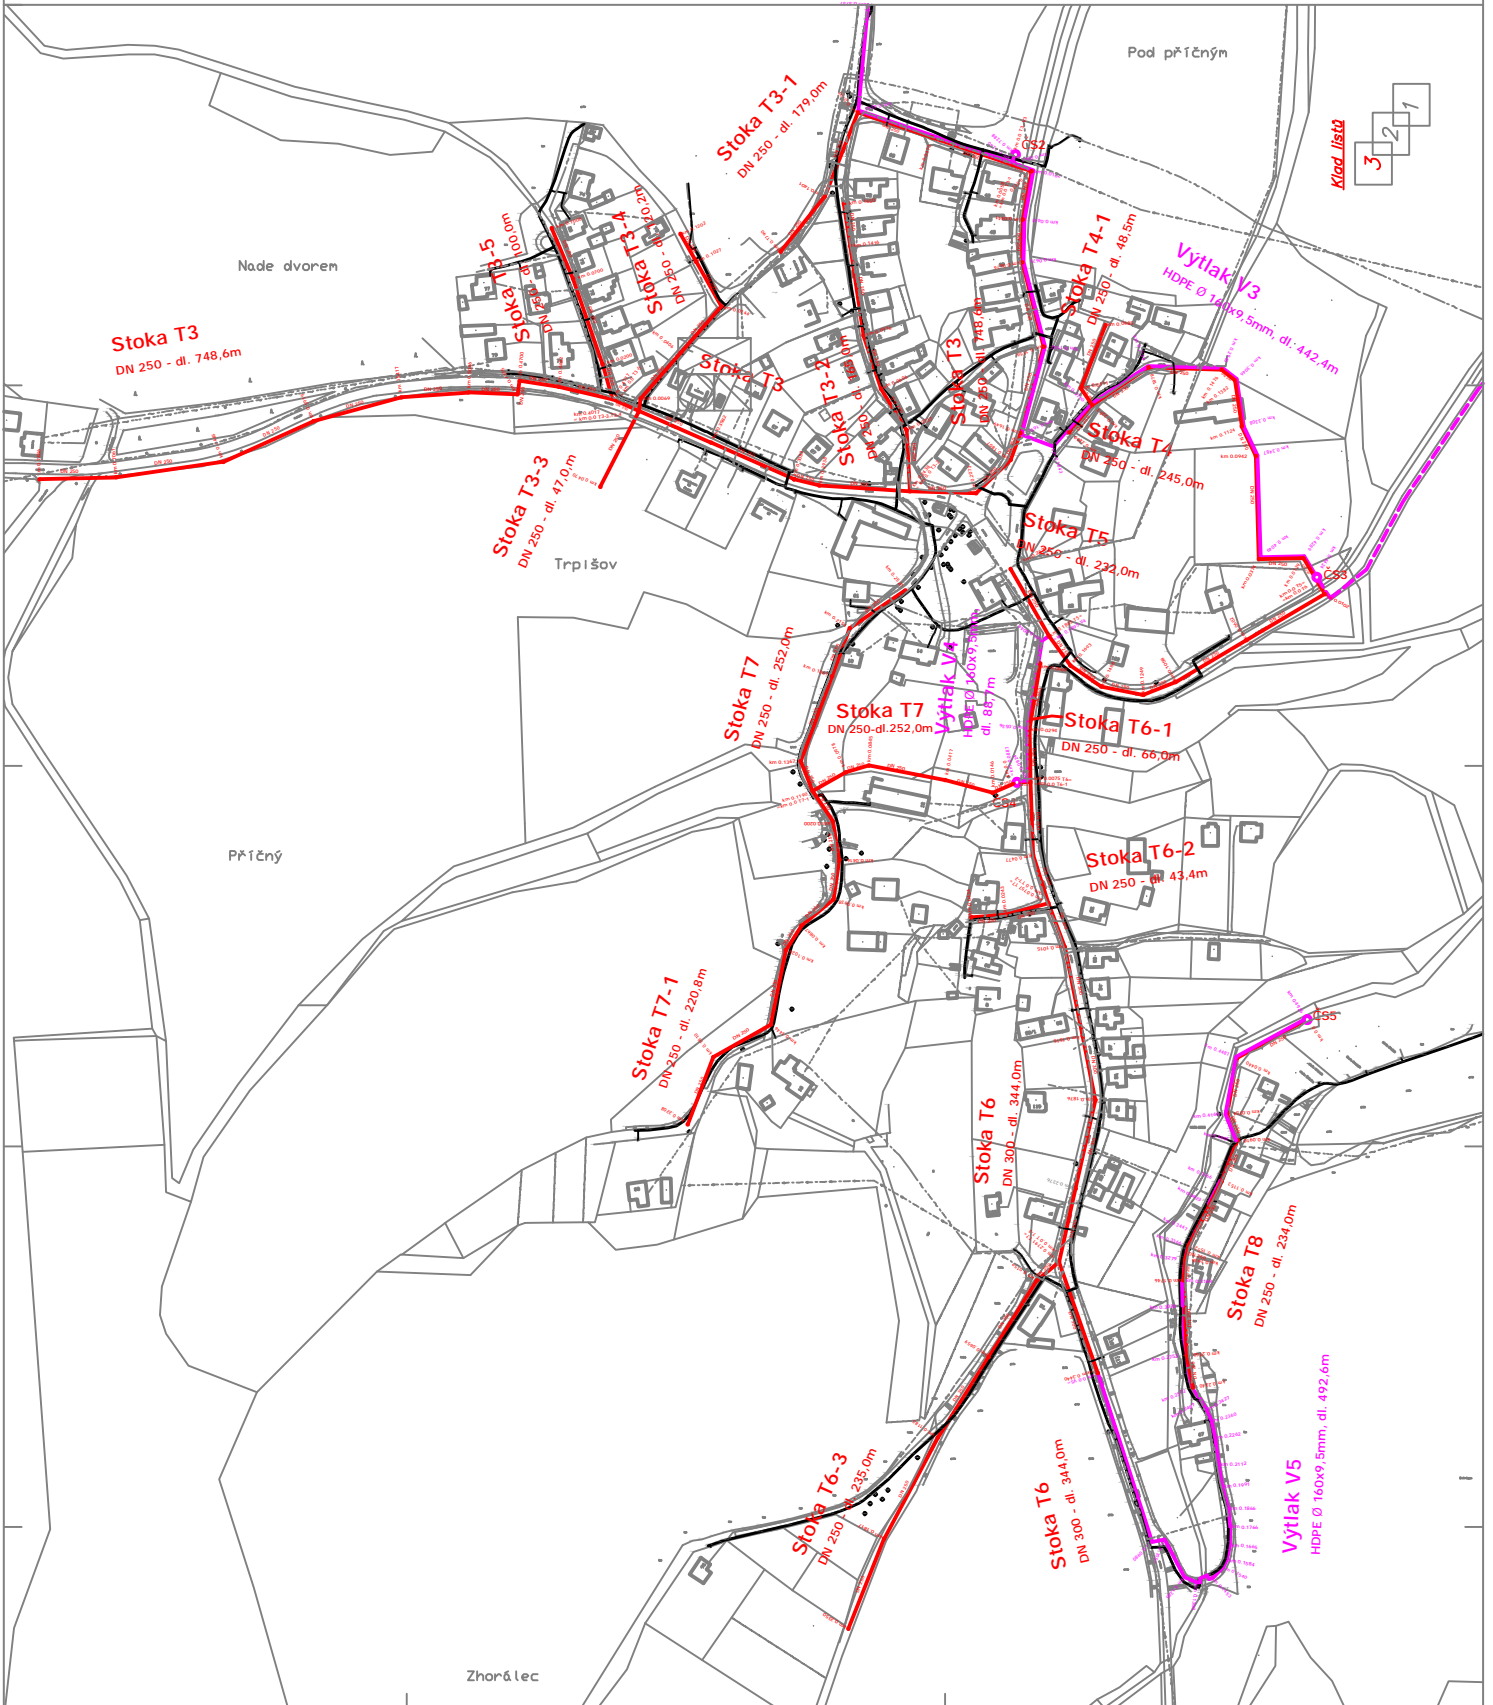

Klad listů  
 3 2 1