


195/4

195/5

ŠKROVÁD

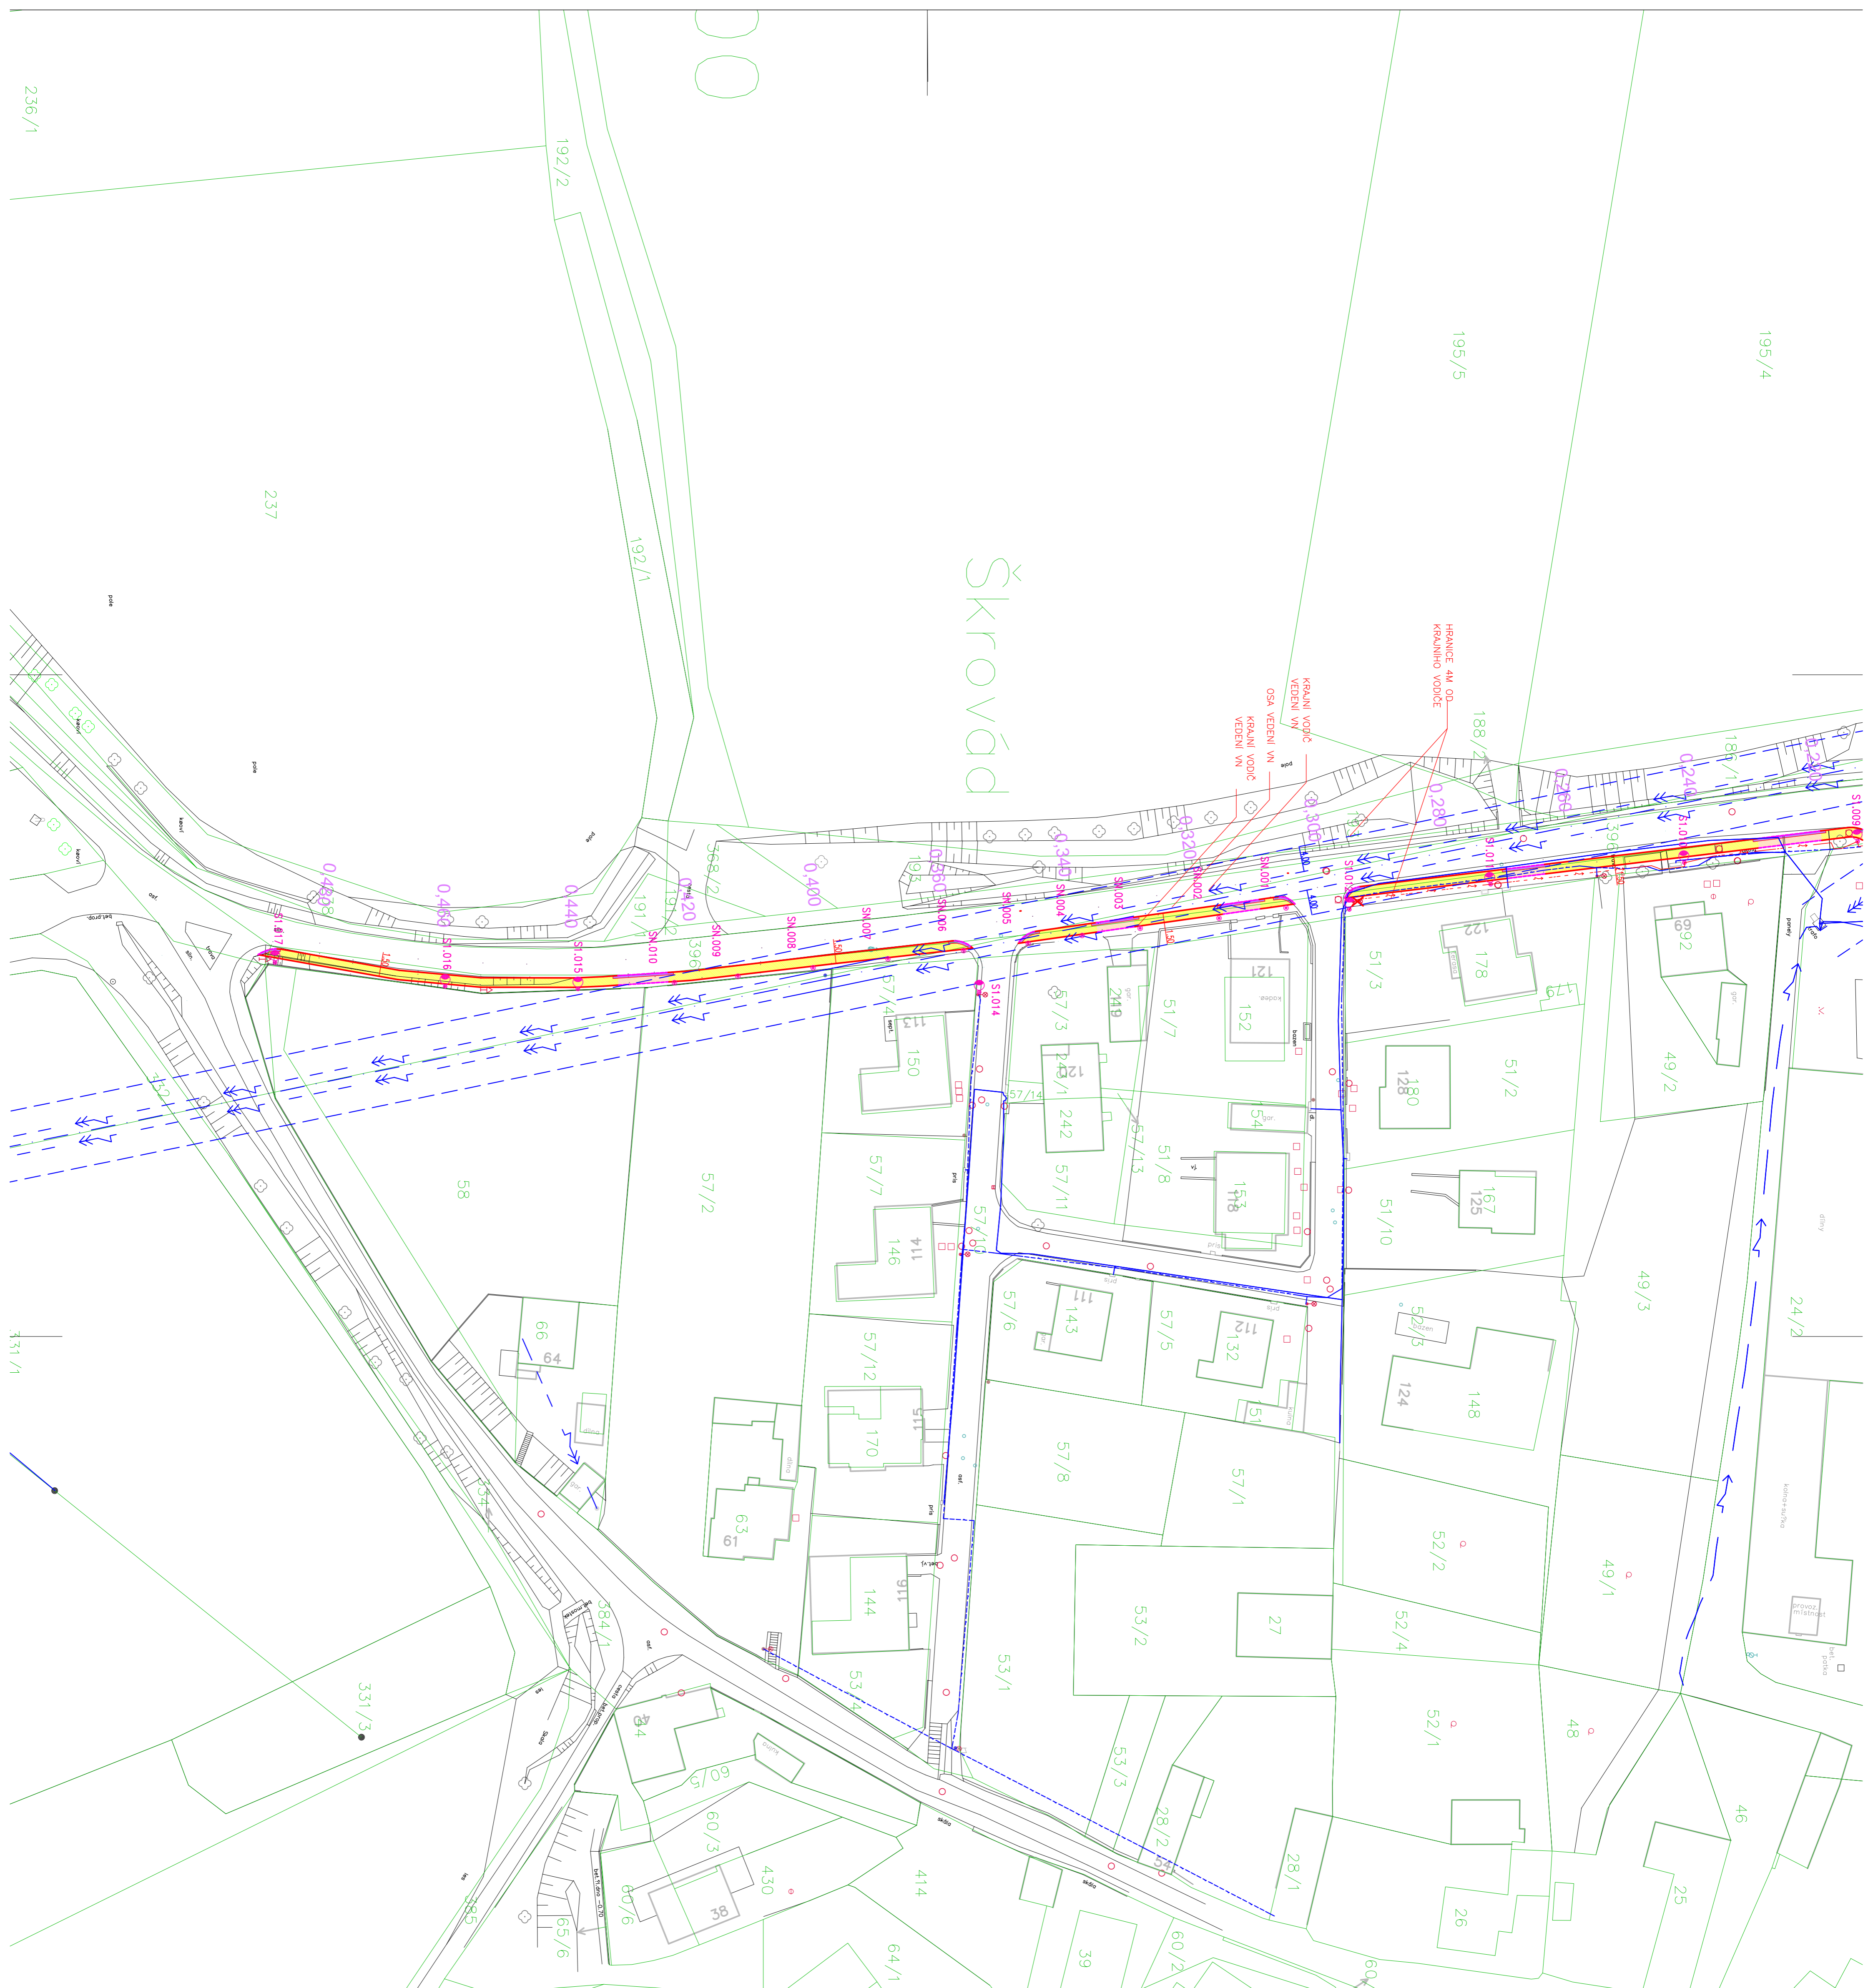

CHODNÍK ŠKROVÁD SLATINÁNY

SITUACE VARIANTA "B" - ČÁST 2
17KS V.O. VÝŠKA 4M A
10KS V.O. VÝŠKA -1M
MĚŘÍTKO M 1:500

KONCEPT PROJEDNÁNÍ INVESTOR
1.10.2020


LEGENDA

STÁVAJÍCÍ PODZEMNÍ SÍŤ

- VODOVOD – PROV. VS. ČERHIDUM
 - KANALIZACE – PROV. VS. ČERHIDUM
 - PODZEMNÍ TELEKOMUNIKAČNÍ VÝZDUM – CETIN
 - PODZEMNÍ VEDENÍ VN, NN ČEZ DISTRIBUCE
 - STL PLYNOVOD, RWE D.Š.
- PODZEMNÍ VEDENÍ JSOU ZAKRESLENY OBEJKOVANĚ PŘED ZAPOJENÍM ZEMNÍCH PRÁDÍ JE NUTNÉ ZAJISTIT JEJICH VYTČENÍ !**

NOVĚ NAVRŽENÉ OBJEKTY A INŽENÝRSKÉ SÍŤE

- CHODNÍK, KRYT BETONOVÁ DLAŽBA TL. 80MM
- VÝZDUM, KRYT BETONOVÁ DLAŽBA TL. 80MM
- DLAŽBA PRO NEVODNĚ S TVAROVANÝM POUČHEM-SIGNALNÍ, VODICI PRUH ČERVENÁ 200X100 TL. 60MM, TYP NABR. BĚST KLASIKO
- ULIČNÍ VPRUST BETONOVÁ, PŘÍROUKA VPRUSTI PVC DN 200
- SMĚZIVÝ OBRUBNÍK ABO 2-15, VÝŠKA PODSÁSKY 5CM
- BETONOVÝ OBRUBNÍK ABO 2-15 // ZAHRADNÍ OBRUBNÍK ABO 5-20
- HRANICE PARCEL
- SI – SMTIDLO LED – 17 STOLŽARŮ VĚREBNĚHO OSVĚTLENÍ – VÝŠKA 4M
- SI – SMTIDLO NÍZKĚ – 10 X SLOUPEK – VÝŠKA 1M
- NOVA TRASA ZEMNÍHO KABELE VĚREBNĚHO OSVĚTLENÍ OKRY 4X16mm² + ZEMNÍCI VODIČ PRŮZ. Ø 10mm

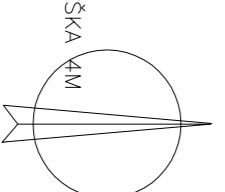

Koordinát	Ing. Martin Liška	PROJEKTOVÁ A INŽENÝRSKÁ ČINNOST Na Horníku 235A, St. 01 Chodník IV, 587 01 Slatina, IČO: 6079 IČO: 6079
Zodp. projektant	Ing. Martin Liška	
Techn. kontrola	Ing. Stanislav Nedelický	
Koř. – PROJEKTOVÝ	Ověř. – PROJEKTOVÝ	
Koř. – PROJEKTOVÝ	Ověř. – PROJEKTOVÝ	Investor: MĚSTO SLATINÁNY
CHODNÍK ŠKROVÁD SLATINÁNY		Stupeň: D08 Zák. č.: SLA-0-0-17 Arch. č.: SLA-0-0-17 Datum: 10/2017 Formát: A1
Objekt:	Ulice: 1:500	Číslo příl. výkres: D.2.2.
Objekt:	Kdy: II	

237

1331